


ISOLAMENTO DE RISCO - ÁREA		
BLOCO	USO	M ²
01	ESCOLA EM GERAL	438,65
02	ESCOLA EM GERAL	366,54
03	ESCOLA EM GERAL	167,42
04	ESCOLA EM GERAL	304,08
05	ESCOLA EM GERAL	270,27
06 e 07	ESCOLA EM GERAL	1.131,92

ISOLAMENTO DE RISCO (IT 07/2019)		
ENTRE BLOCOS	DISTÂNCIA MÍNIMA (m)	DISTÂNCIA ADOTADA (m)
01 e 02	7,16	7,20
01 e 03	3,44	23,80
02 e 04	6,55	14,70
03 e 04	3,44	4,70
03 e 05	3,44	3,90
04 e 05	6,55	12,15
04 e 06	6,63	6,80
05 e 06	6,63	12,00
06 e 07	12,59	5,20

RUA ANTÔNIO MORENO SOBRINHO

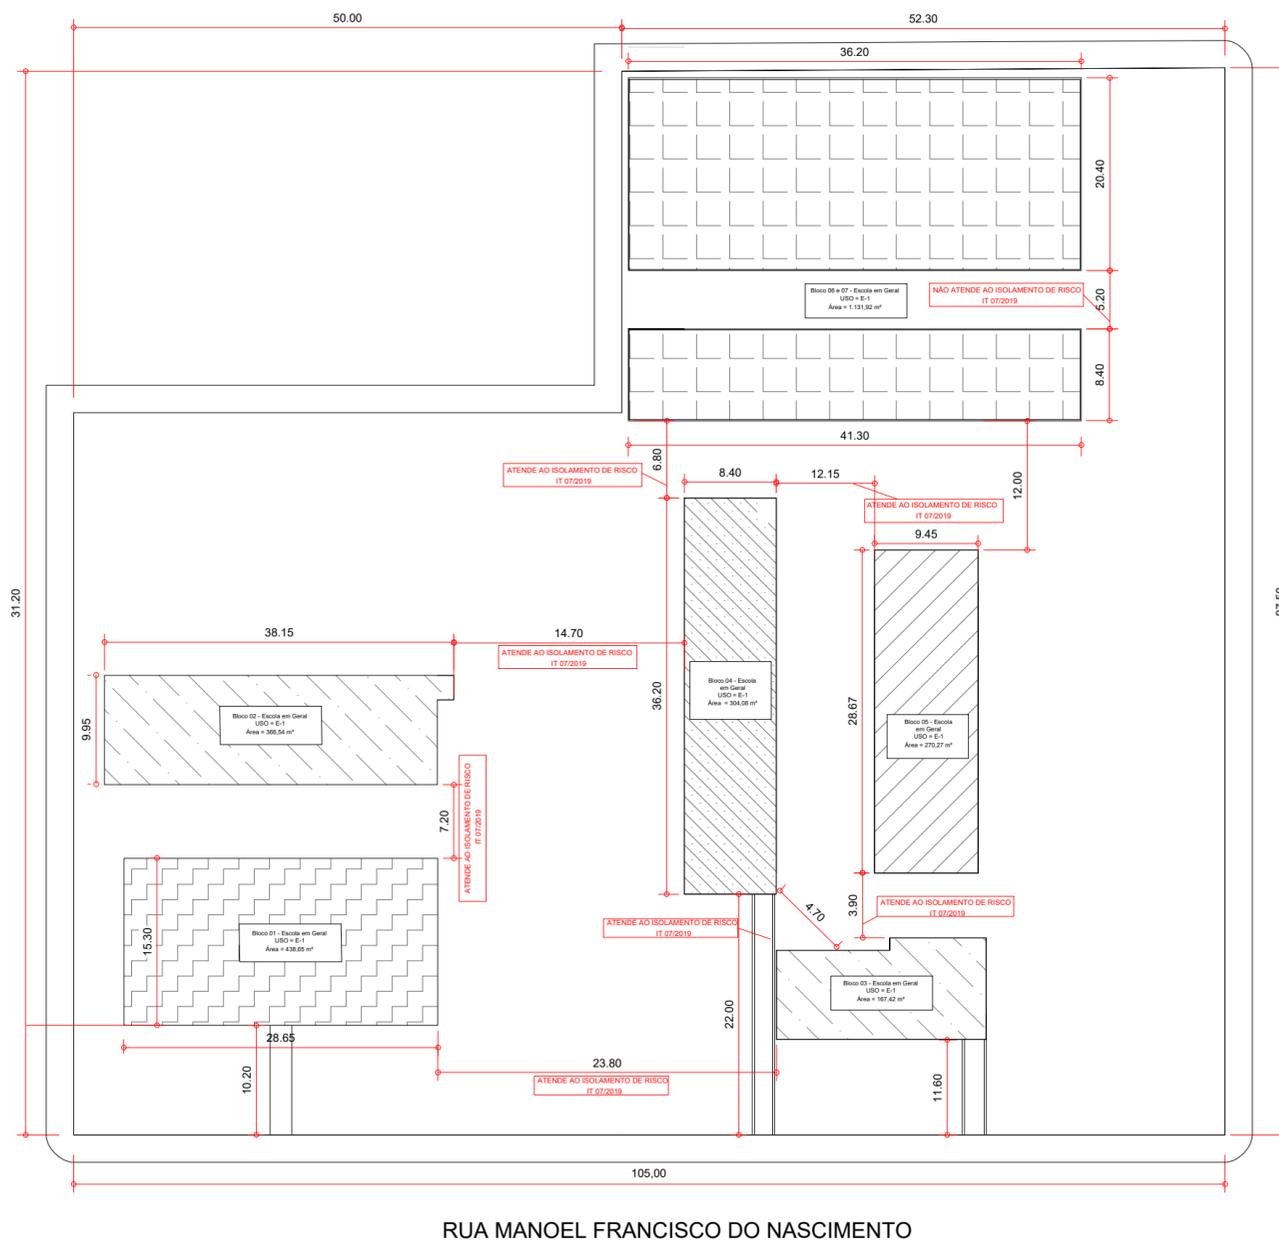

CROQUI DE IMPLANTAÇÃO - ISOLAMENTO DE RISCO
SEM ESCALA


**PROJETO DE PREVENÇÃO E
COMBATE CONTRA INCÊNDIO**

ESCALAS
1:500
DATA
20/01/2021


PROPRIETÁRIO: PREFEITURA MUNICIPAL DE CABRÁLIA PAULISTA
ENDEREÇO: RUA MANOEL FRANCISCO DO NASCIMENTO, nº 363 - CENTRO
CABRÁLIA PAULISTA / SP
RESP. TÉCNICO: ENG. VANDRE A. T. MONTEIRO - CREA/SP 0682592901
ART Nº: 28027230210043970
TÍTULO: CROQUI DE IMPLANTAÇÃO - ISOLAMENTO DE RISCO

FOLHA Nº:


02
10

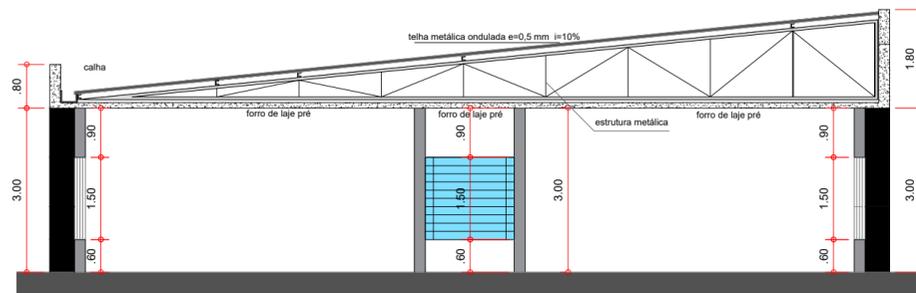


CORTE AA BLOCO 01
ESCALA 1:100

 

ELEVAÇÃO PRINCIPAL BLOCO 01
ESCALA 1:100

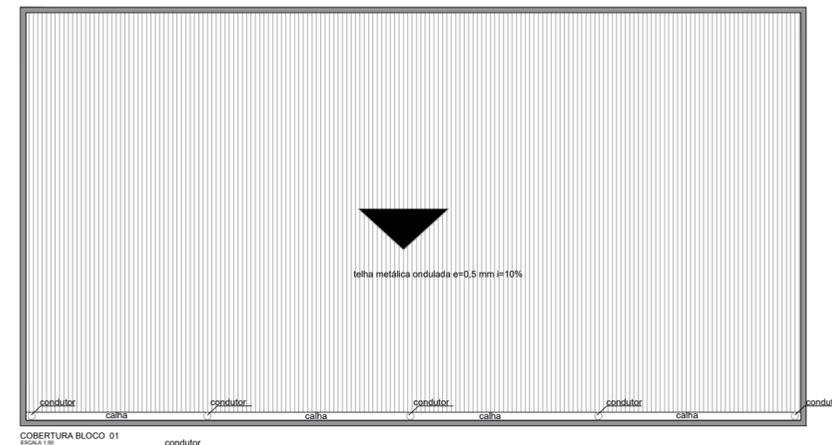

COBERTURA BLOCO 01
ESCALA 1:100

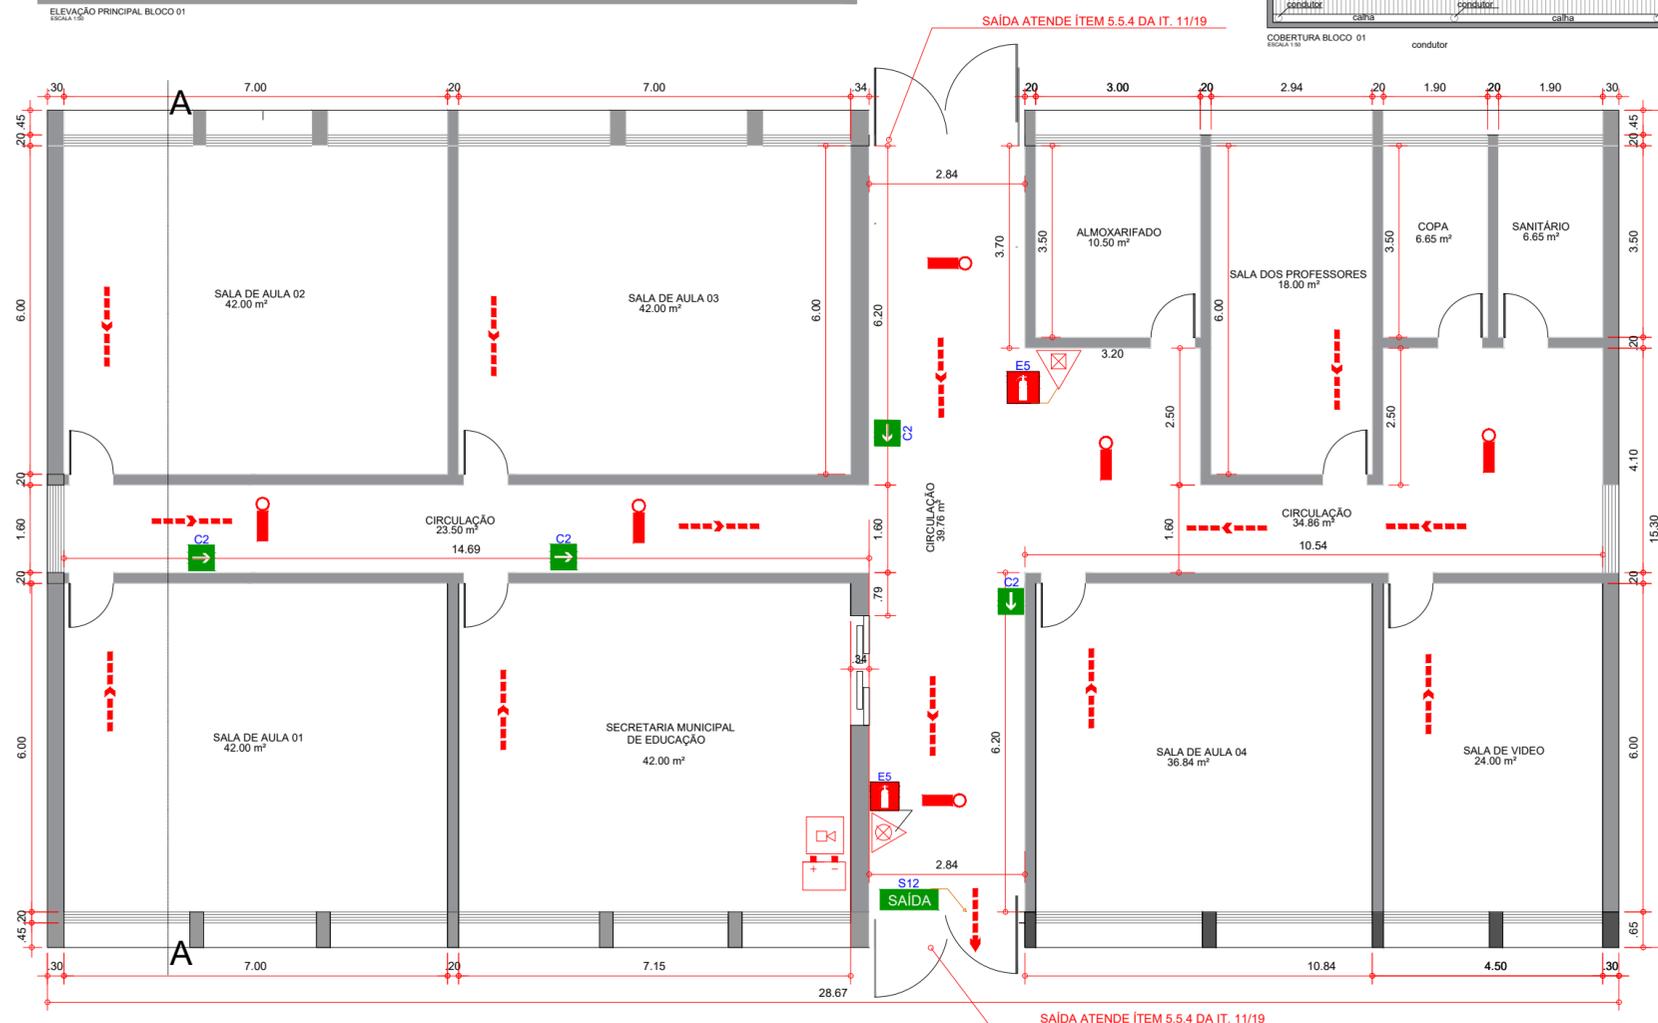

BLOCO 01
DIMENSIONAMENTO DA LARGURA MÍNIMA DE SAÍDA
(Atende Item 5.4 da IT 11/2019)

- A) Número total de pessoas (P) : 167 pessoas.
- B) Capacidade da Unidade Passagem (C): 100.
- C) Valor de Unidades de Passagem(N): P/C = 2 UP.

DIMENSIONAMENTO DA LARGURA MÍNIMA DE SAÍDA
CÁLCULO DE LOTAÇÃO
(Atende Tabela 1 do anexo A e item 5.3 da IT 11/19)

Sala de Aula 01	28 PESSOAS
Sala de Aula 02	28 PESSOAS
Sala de Aula 03	28 PESSOAS
Sala de Aula 04	25 PESSOAS
Secretaria da Educação	28 PESSOAS
Sala de Vídeo	16 PESSOAS
Sala dos Professores	12 PESSOAS
Copa	02 PESSOAS
TOTAL	167 PESSOAS

ÁREA ÚTIL PARA VENTILAÇÃO EXTERNA
(Atende item 6.2 IT 15/19)

BLOCO	LOCAL	VOLUME AMB. (m³)	ABERTURAS (m²)	RELAÇÃO
01	Sala de Aula 01	126,00	9,53	0,0756
01	Sala de Aula 02	126,00	9,83	0,0780
01	Sala de Aula 03	126,00	9,66	0,0766
01	Sala de Aula 04	110,52	8,78	0,0794
01	Secretaria da Educação	126,00	10,05	0,0797
01	Sala de Vídeo	72,00	5,55	0,0770
01	Almojarifado	31,50	4,50	0,1428
01	Sala dos Professores	54,00	4,35	0,0805
01	Copa	19,95	2,85	0,1428

PLANTA BAIXA - BLOCO 01
ESCALA 1:100


PROJETO DE PREVENÇÃO E
COMBATE CONTRA INCÊNDIO

PROPRIETÁRIO: PREFEITURA MUNICIPAL DE CABRÁLIA PAULISTA
ENDEREÇO: RUA MANOEL FRANCISCO DO NASCIMENTO, nº 363 - CENTRO CABRÁLIA PAULISTA / SP
RESP. TÉCNICO: ENG. VANDRE A. T. MONTEIRO - CREA/SP 0682592901
ART Nº: 28027230210043970
TÍTULO: PLANTA BAIXA - BLOCO 01

ESCALAS
1:100
DATA
20/01/2021

FOLHA Nº:


03
10

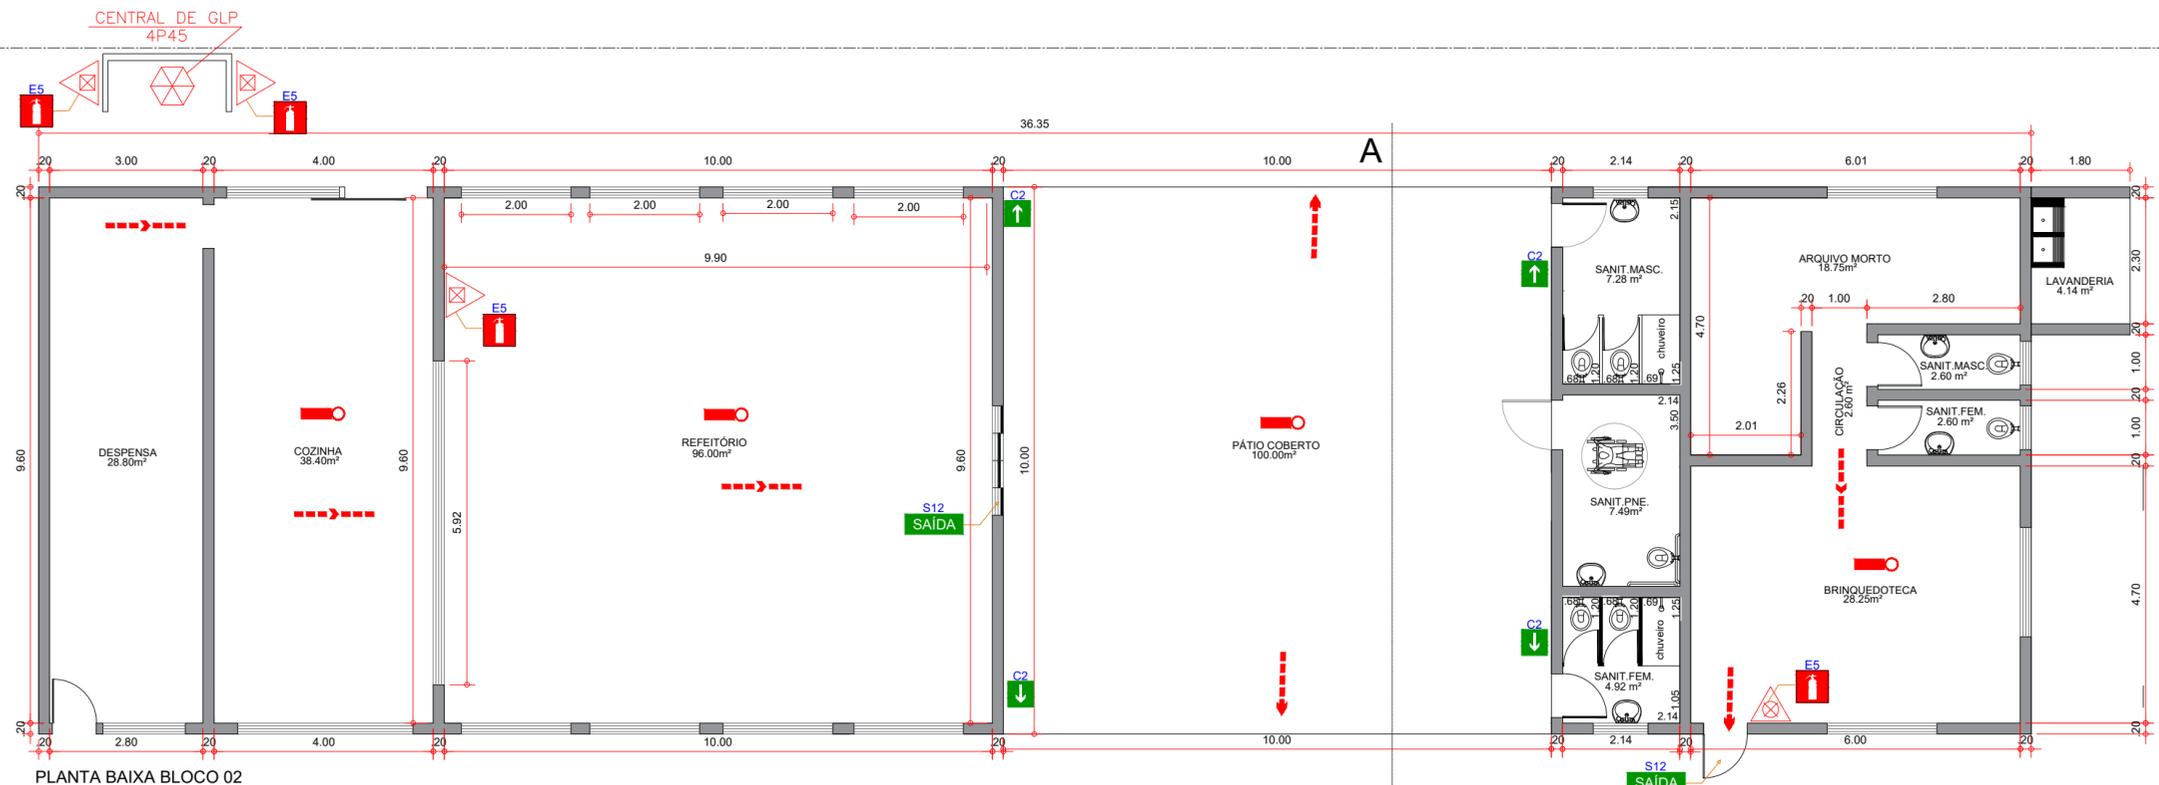


PLANTA BAIXA BLOCO 02
ESCALA 1:100



COBERTURA BLOCO 02
ESCALA 1:100

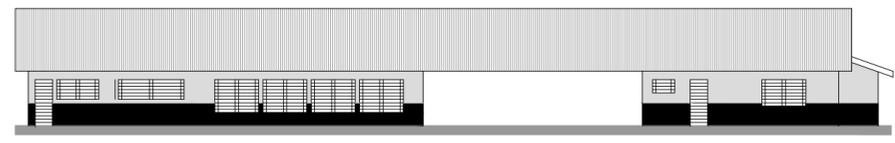

ELEVAÇÃO DO BLOCO 02
ESCALA 1:100

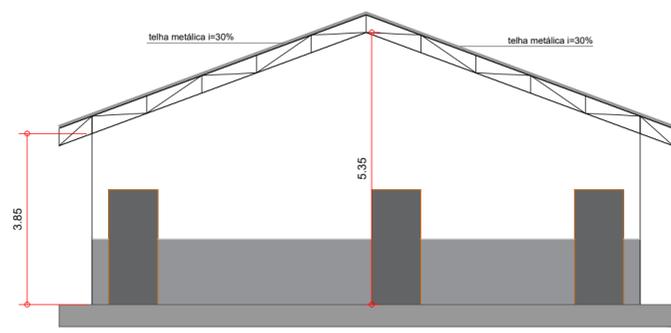

CORTE AA BLOCO 02
ESCALA 1:100

BLOCO 02
DIMENSIONAMENTO DA LARGURA MÍNIMA DE SAÍDA
(Atende Item 5.4 da IT 11/2019)

A) Número total de pessoas (P) : 89 pessoas.
B) Capacidade da Unidade Passagem (C): 100.
C) Valor de Unidades de Passagem(N): P/C = 01 UP.

DIMENSIONAMENTO DA LARGURA MÍNIMA DE SAÍDA
CÁLCULO DE LOTAÇÃO
(Atende Tabela 1 do anexo A e item 5.3 da IT 11/19)

Cozinha	06 PESSOAS
Refeitório	64 PESSOAS
Brinquedoteca	19 PESSOAS
TOTAL	89 PESSOAS


ÁREA ÚTIL PARA VENTILAÇÃO EXTERNA
(Atende item 6.2 IT 15/19)

BLOCO	LOCAL	VOLUME AMB. (m³)	ABERTURAS (m²)	RELAÇÃO
02	Despensa	86,40	1,35	0,0156
02	Cozinha	115,20	9,81	0,0851
02	Refeitório	288,00	24,00	0,0833
02	Brinquedoteca	84,75	3,00	0,0354
02	Arquivo Morto	56,25	1,50	0,0266


BLOCO 02
CENTRAL GLP (Atende IT 28/2019)
ARMAZENAMENTO : 4 P45

PLANTA BAIXA - BLOCO 02
ESCALA 1:100


PROJETO DE PREVENÇÃO E COMBATE CONTRA INCÊNDIO		ESCALAS 1:100
		DATA 20/01/2021
PROPRIETÁRIO: PREFEITURA MUNICIPAL DE CABRÁLIA PAULISTA		FOLHA Nº.
ENDEREÇO: RUA MANOEL FRANCISCO DO NASCIMENTO, nº 363 - CENTRO CABRÁLIA PAULISTA / SP		04 10
RESP. TÉCNICO: ENG. VANDRE A. T. MONTEIRO - CREA/SP 0682592901		
ART Nº: 28027230210043970		
TÍTULO: PLANTA BAIXA - BLOCO 02		

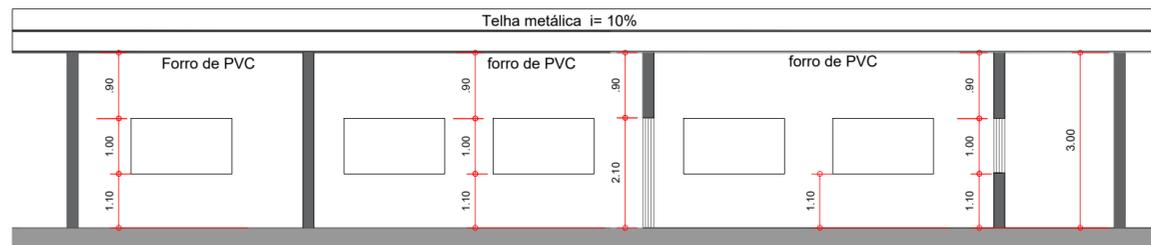


CORTE BB BLOCO 03
ESCALA 1:100

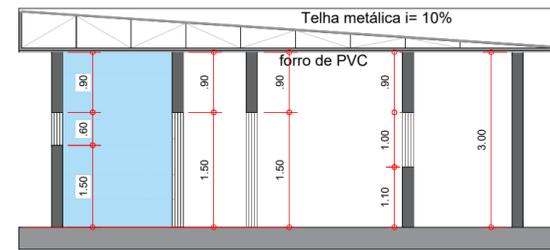


CORTE AA BLOCO 03
ESCALA 1:100

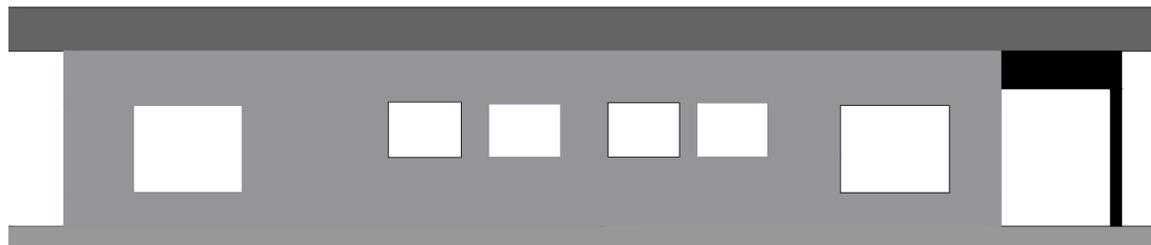

ELEVAÇÃO PRINCIPAL BLOCO 03
ESCALA 1:100

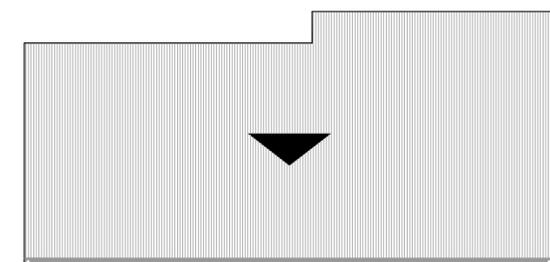

COBERTURA BLOCO 03
ESCALA 1:100

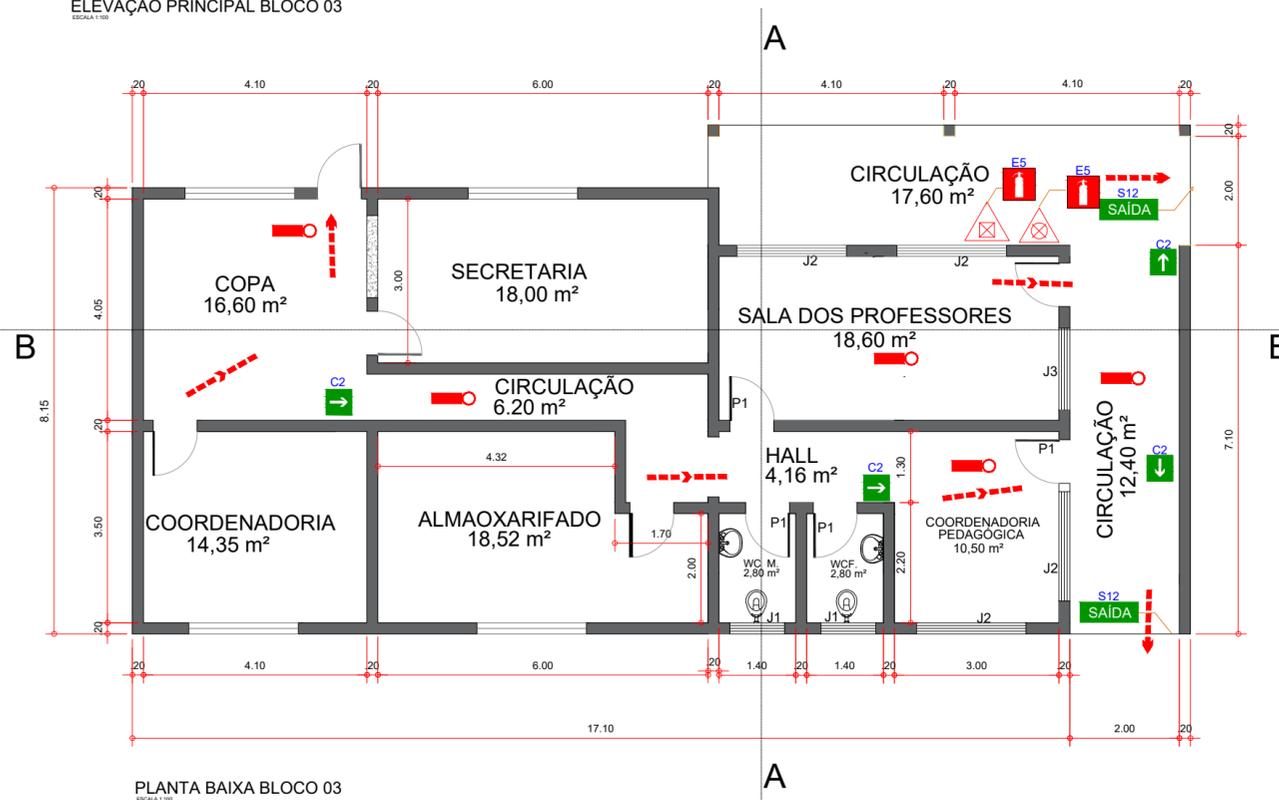

PLANTA BAIXA BLOCO 03
ESCALA 1:100

BLOCO 03
DIMENSIONAMENTO DA LARGURA MÍNIMA DE SAÍDA
(Atende Item 5.4 da IT 11/2019)

- A) Número total de pessoas (P) : 54 pessoas.
- B) Capacidade da Unidade Passagem (C): 100.
- C) Valor de Unidades de Passagem(N): P/C = 01 UP.

DIMENSIONAMENTO DA LARGURA MÍNIMA DE SAÍDA
CÁLCULO DE LOTAÇÃO
(Atende Tabela 1 do anexo A e item 5.3 da IT 11/19)

Secretaria	12 PESSOAS
Coordenadoria	10 PESSOAS
Coorden. Pedagógica	07 PESSOAS
Sala dos Professores	13 PESSOAS
Copa	12 PESSOAS
TOTAL	54 PESSOAS

ÁREA ÚTIL PARA VENTILAÇÃO EXTERNA
(Atende item 6.2 IT 15/19)

BLOCO	LOCAL	VOLUME AMB. (m³)	ABERTURAS (m²)	RELAÇÃO
03	Secretaria	54,00	2,00	0,0370
03	Coordenadoria	43,05	2,00	0,0464
03	Coordenadoria Pedag.	31,50	4,00	0,1269
03	Sala dos Professores	55,80	5,50	0,0985
03	Almoxarifado	55,56	2,00	0,0359
03	Copa	49,80	2,00	0,0401

PLANTA BAIXA - BLOCO 03
ESCALA 1:100


PROJETO DE PREVENÇÃO E
COMBATE CONTRA INCÊNDIO

PROPRIETÁRIO: PREFEITURA MUNICIPAL DE CABRÁLIA PAULISTA
ENDEREÇO: RUA MANOEL FRANCISCO DO NASCIMENTO, nº 363 - CENTRO CABRÁLIA PAULISTA / SP
RESP. TÉCNICO: ENG. VANDRE A. T. MONTEIRO - CREA/SP 0682592901
ART Nº: 28027230210043970
TÍTULO: PLANTA BAIXA - BLOCO 03


ESCALAS
1:100
DATA
20/01/2021

FOLHA Nº:


05
10

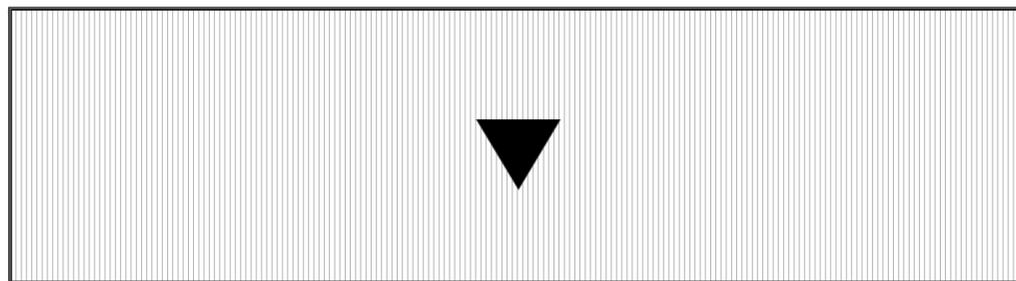


COBERTURA BLOCO 04

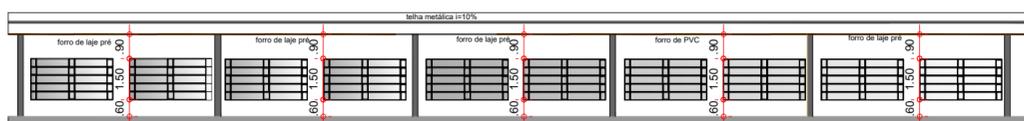


CORTE BB BLOCO 04

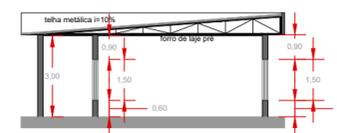

CORTE AA BLOCO 04

 

ELEVAÇÃO BLOCO 04

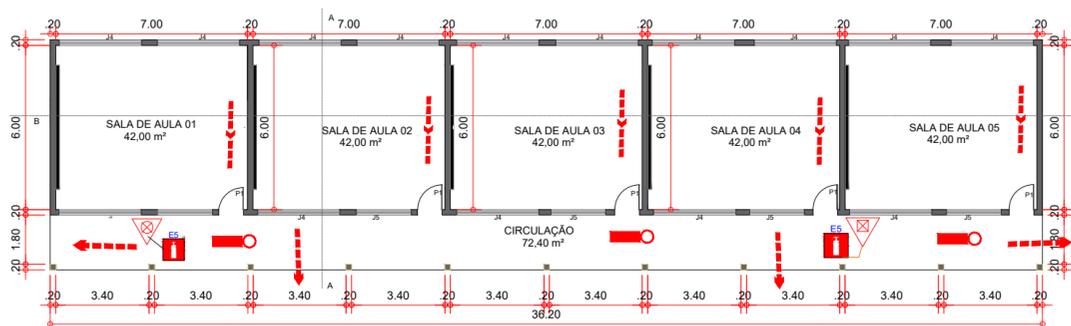

PLANTA BAIXA BLOCO 04

PLANTA BAIXA - BLOCO 04

ESCALA 1:100

BLOCO 04
DIMENSIONAMENTO DA LARGURA MÍNIMA DE SAÍDA
 (Atende Item 5.4 da IT 11/2019)





- A) Número total de pessoas (P) : 140 pessoas.
- B) Capacidade da Unidade Passagem (C): 100.
- C) Valor de Unidades de Passagem(N): P/C = 2 UP.

DIMENSIONAMENTO DA LARGURA MÍNIMA DE SAÍDA
CÁLCULO DE LOTAÇÃO
 (Atende Tabela 1 do anexo A e item 5.3 da IT 11/19)

Sala de Aula 01	28 PESSOAS
Sala de Aula 02	28 PESSOAS
Sala de Aula 03	28 PESSOAS
Sala de Aula 04	28 PESSOAS
Sala de Aula 05	28 PESSOAS
TOTAL	140 PESSOAS

ÁREA ÚTIL PARA VENTILAÇÃO EXTERNA
 (Atende item 6.2 IT 15/19)

BLOCO	LOCAL	VOLUME AMB. (m³)	ABERTURAS (m²)	RELAÇÃO
04	Sala de Aula 01	126,00	16,50	0,1309
04	Sala de Aula 02	126,00	16,50	0,1309
04	Sala de Aula 03	126,00	16,50	0,1309
04	Sala de Aula 04	126,00	16,50	0,1309
04	Sala de Aula 05	126,00	16,50	0,1309

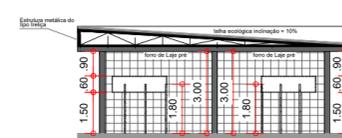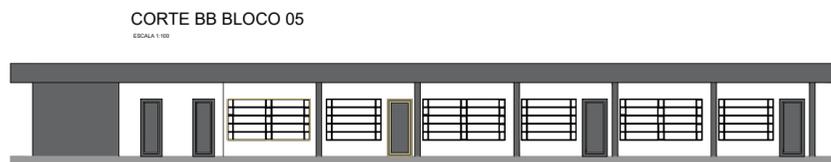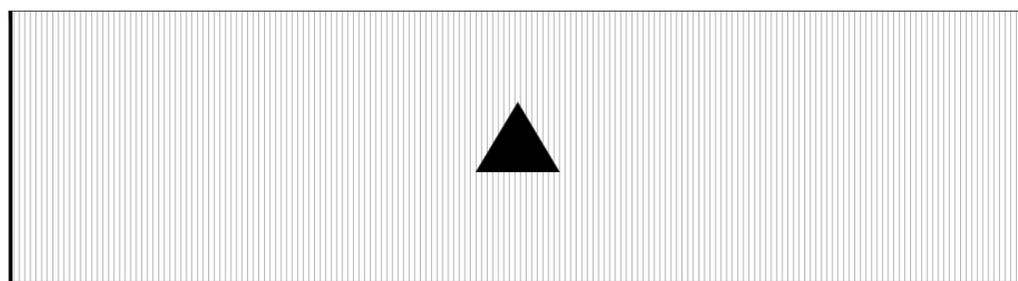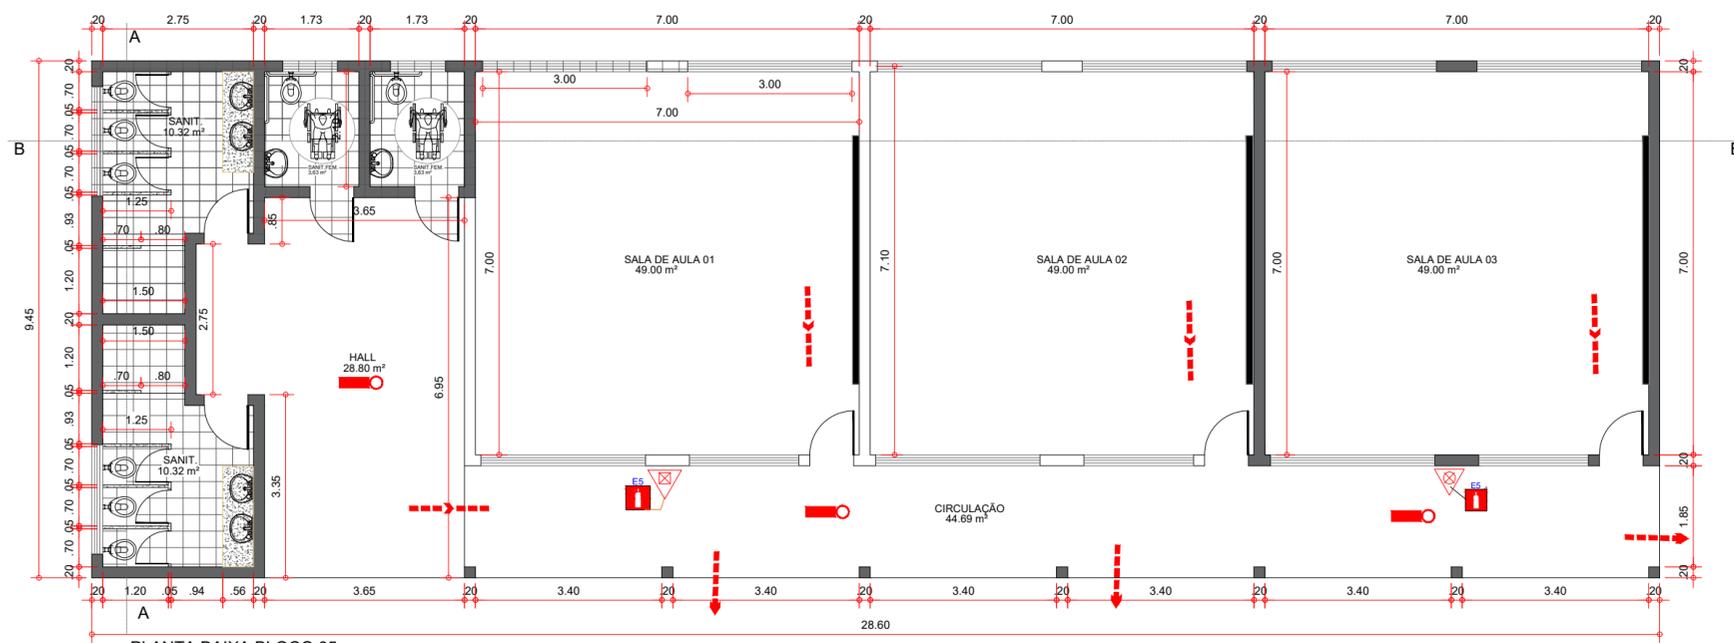

BLOCO 05
DIMENSIONAMENTO DA LARGURA MÍNIMA DE SAÍDA
(Atende Item 5.4 da IT 11/2019)

A) Número total de pessoas (P) : 99 pessoas.
B) Capacidade da Unidade Passagem (C): 100.
C) Valor de Unidades de Passagem(N): PIC = 01 UP.

DIMENSIONAMENTO DA LARGURA MÍNIMA DE SAÍDA
CÁLCULO DE LOTAÇÃO
(Atende Tabela 1 do anexo A e item 5.3 da IT 11/19)


Sala de Aula 01	33 PESSOAS
Sala de Aula 02	33 PESSOAS
Sala de Aula 03	33 PESSOAS
TOTAL	99 PESSOAS

ÁREA ÚTIL PARA VENTILAÇÃO EXTERNA
(Atende item 6.2 IT 15/19)


BLOCO	LOCAL	VOLUME AMS (m³)	ABERTURAS (m²)	RELAÇÃO
05	Sala de Aula 01	147,00	16,50	0,1122
05	Sala de Aula 02	147,00	16,50	0,1122
05	Sala de Aula 03	147,00	16,50	0,1122

PLANTA BAIXA - BLOCO 05
ESCALA 1:100



PROJETO DE PREVENÇÃO E COMBATE CONTRA INCÊNDIO		ESCALAS 1:100
		DATA 20/12/2021
PROPRIETÁRIO: PREFEITURA MUNICIPAL DE CABRÁLIA PAULISTA		FOLHA Nº.
ENDEREÇO: RUA MANOEL FRANCISCO DO NASCIMENTO, nº 363 - CENTRO CABRÁLIA PAULISTA / SP		07 10
RESP. TÉCNICO: ENG. VANDRE A. T. MONTEIRO - CREA/SP 0682592901		
ART Nº: 28027230210043970		
TÍTULO: PLANTA BAIXA - BLOCO 05		

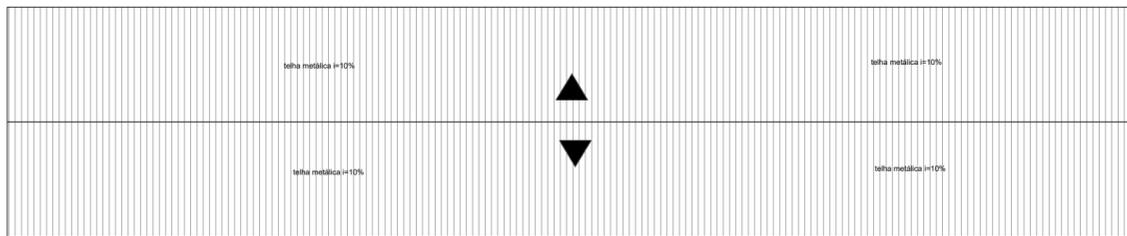


COBERTURA DO BLOCO 06

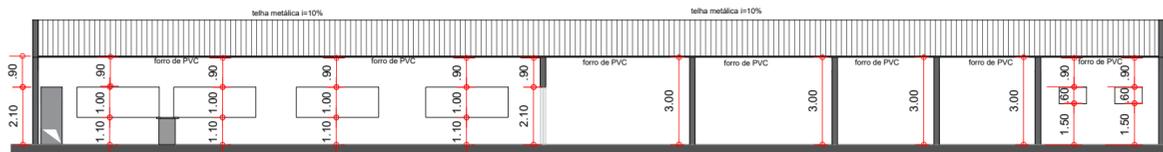

ELEVAÇÃO DO BLOCO 06

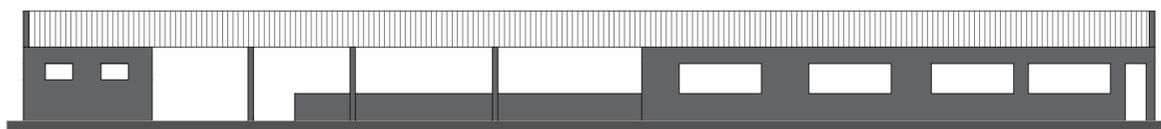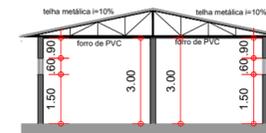

ELEVAÇÃO DO BLOCO 06

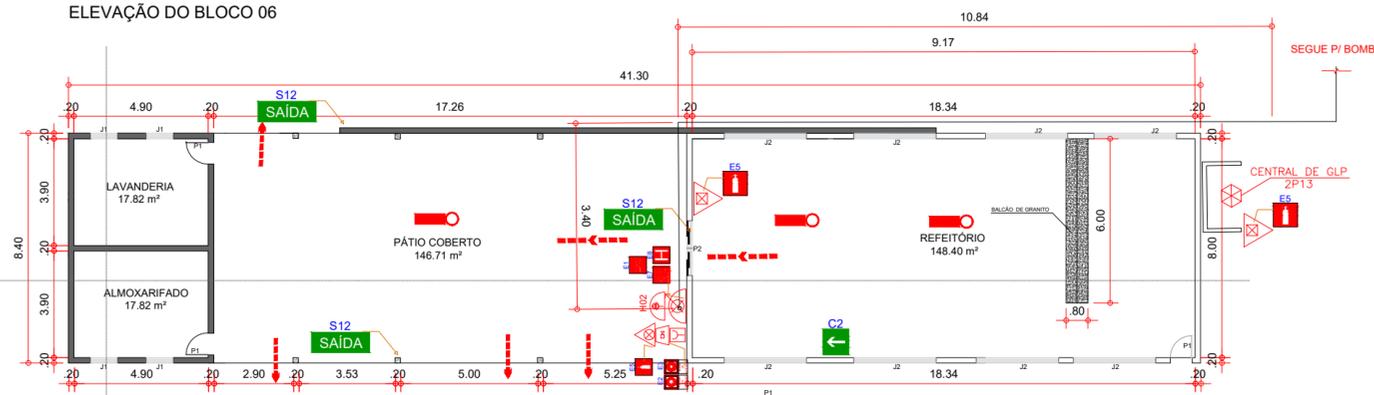

PLANTA BAIXA BLOCO 06

BLOCO 06
DIMENSIONAMENTO DA LARGURA MÍNIMA DE SAÍDA
 (Atende Item 5.4 da IT 11/2019)

A) Número total de pessoas (P) : 101 pessoas.
 B) Capacidade da Unidade Passagem (C): 100.
 C) Valor de Unidades de Passagem(N): P/C = 02 UP.

DIMENSIONAMENTO DA LARGURA MÍNIMA DE SAÍDA
CÁLCULO DE LOTAÇÃO
 (Atende Tabela 1 do anexo A e item 5.3 da IT 11/19)

Refeitório	99 PESSOAS
Lavanderia	02 PESSOAS
TOTAL	101 PESSOAS

ÁREA ÚTIL PARA VENTILAÇÃO EXTERNA
 (Atende item 6.2 IT 15/19)

BLOCO	LOCAL	VOLUME AMB. (m³)	ABERTURAS (m²)	RELAÇÃO
06	Refeitório	445,20	23,00	0,0516
06	Lavanderia	53,46	1,20	0,0224
06	Almojarifado	53,46	1,20	0,0224

BLOCO 06
CENTRAL GLP (Atende IT 28/2019)
 ARMAZENAMENTO : 2 P13

PLANTA BAIXA - BLOCO 06
 ESCALA 1:100


PROJETO DE PREVENÇÃO E
 COMBATE CONTRA INCÊNDIO

PROPRIETÁRIO: PREFEITURA MUNICIPAL DE CABRÁLIA PAULISTA
 ENDEREÇO: RUA MANOEL FRANCISCO DO NASCIMENTO, nº 363 - CENTRO CABRÁLIA PAULISTA / SP
 RESP. TÉCNICO: ENG. VANDRE A. T. MONTEIRO - CREA/SP 0682592901
 ART Nº: 28027230210043970
 TÍTULO: PLANTA BAIXA - BLOCO 06

ESCALAS
 1:100
 DATA
 20/12/2021


FOLHA Nº:

08
 10

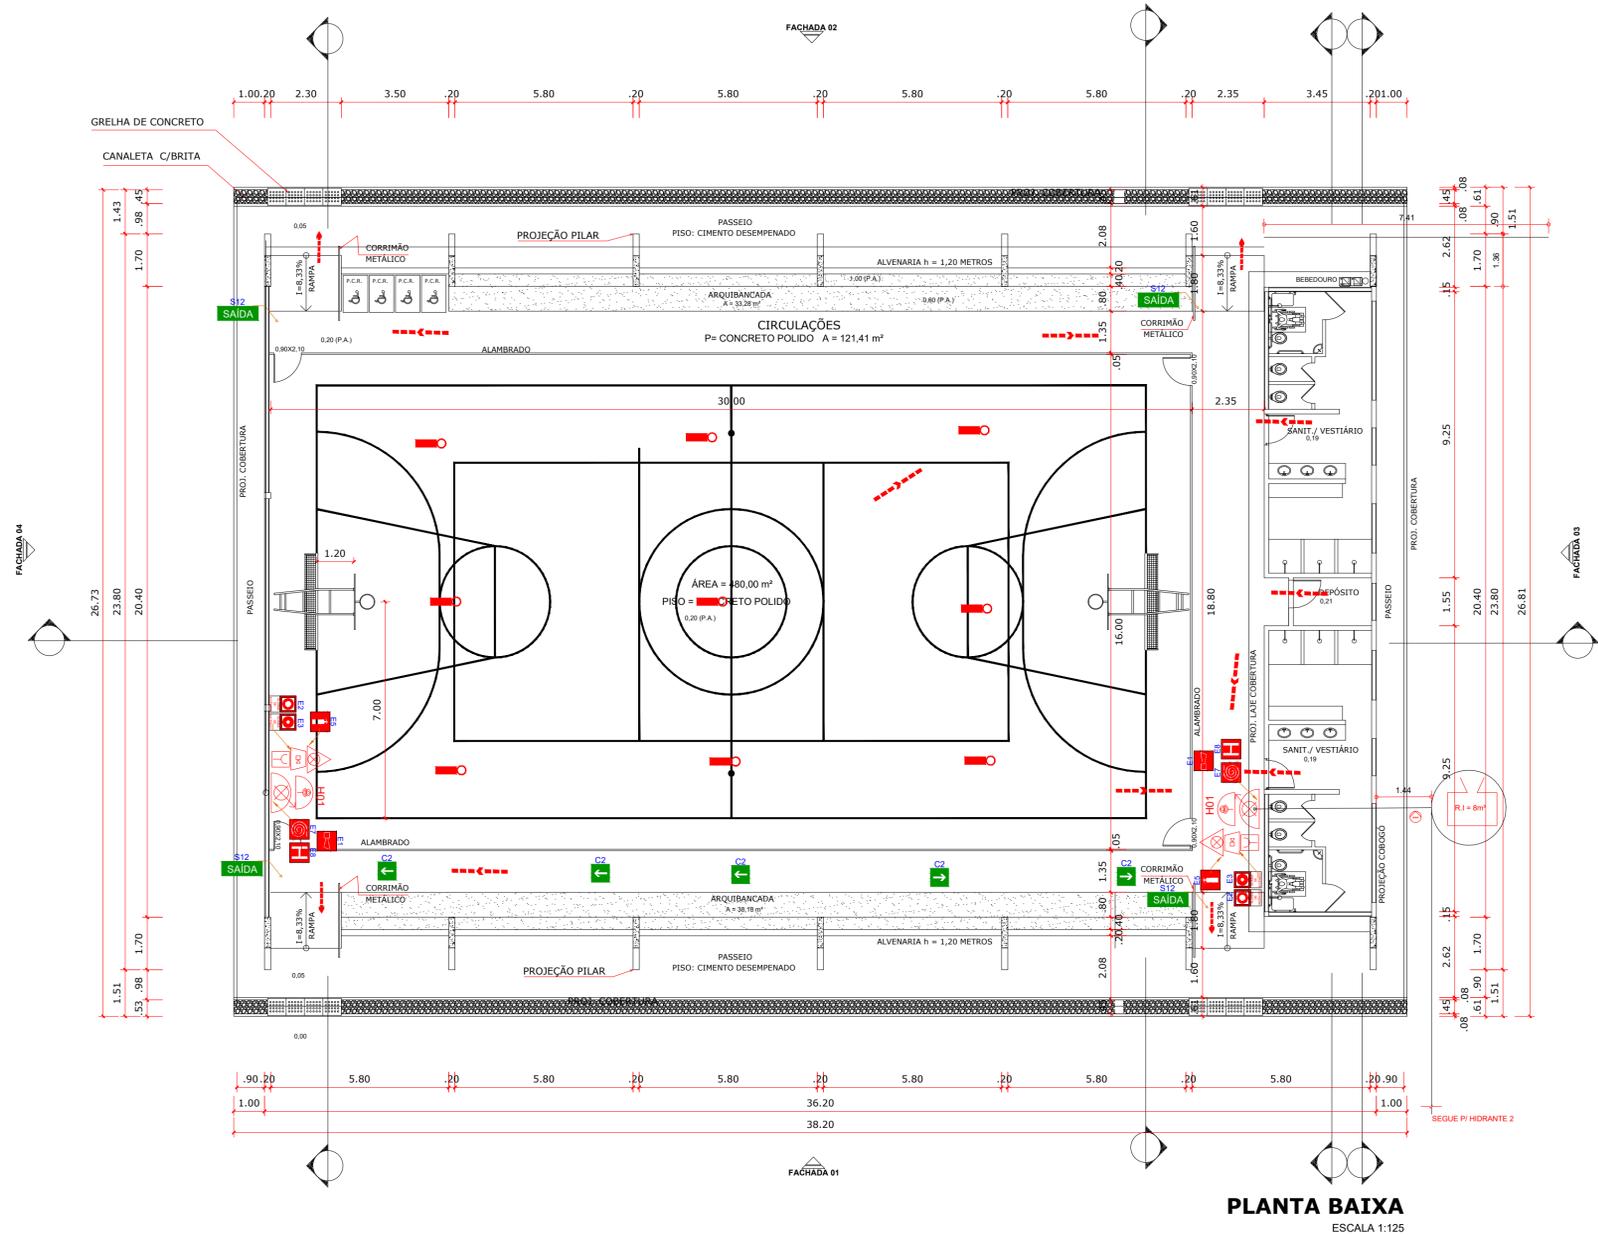


PLANTA BAIXA
ESCALA 1:125

PLANTA BAIXA - BLOCO 07
ESCALA 1:100

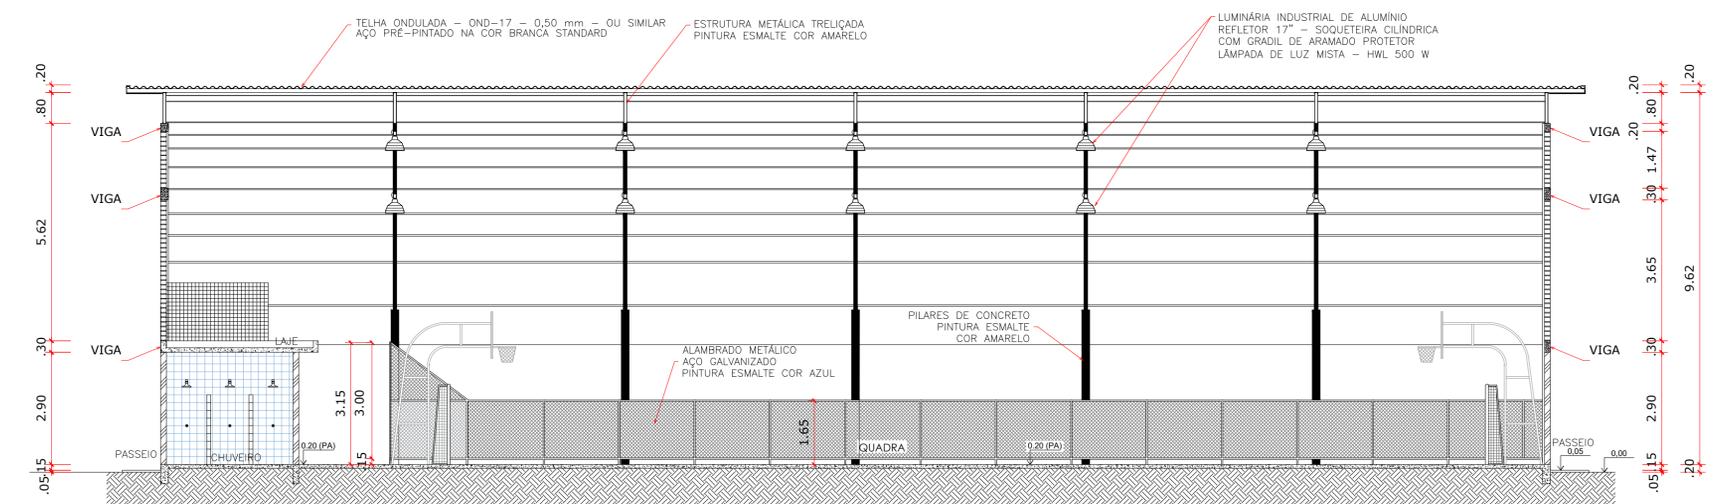

CORTE AA
ESCALA 1:125

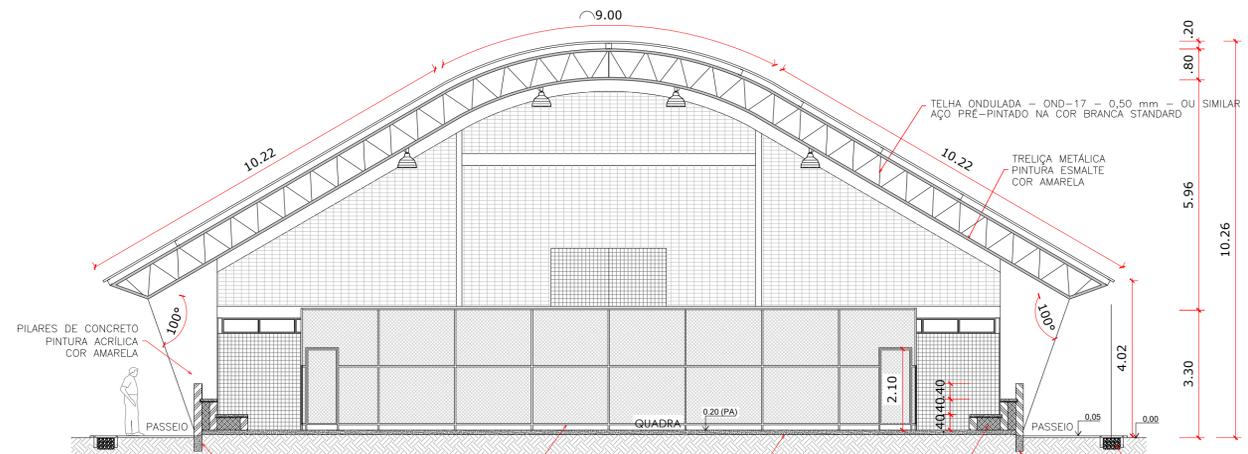

CORTE BB
ESCALA 1:125

BLOCO 07 - USO F-3
DIMENSIONAMENTO DA LARGURA MÍNIMA DE SAÍDA
(Atende Item 5.4 da IT 11/2019)

A) Número total de pessoas (P): 224 pessoas.
B) Capacidade total de Unidade Passagem (C): 100.
C) Valor de Unidades de Passagem (N): PIC = 03 UP.

DIMENSIONAMENTO DA LARGURA MÍNIMA DE SAÍDA
(Atende Tabela 1 do anexo A e Item 5.3 da IT 11/19)

Quadra Poliesportiva	70 PESSOAS
Arquivancada	143 PESSOAS
Vestiário	11 PESSOAS
TOTAL	224 PESSOAS

QUADRO DE ÁREAS

BLOCO	LOCAL	ÁREA (m²)
07	Quadra Poliesportiva	483,80
07	Arquivancadas	71,46
07	Vestiários	74,27
07	Circulações	155,47
ÁREA TOTAL		785,00


ÁREA ÚTIL PARA VENTILAÇÃO EXTERNA
(Atende Item 6.2 IT 15/19)

BLOCO	LOCAL	VOLUME ABERTO (m³)	ABERTURAS (m²)	RELAÇÃO
07	Quadra poliesportiva		Aberto lateralmente	

PROJETO DE PREVENÇÃO E COMBATE CONTRA INCÊNDIO

PROPRIETÁRIO: PREFEITURA MUNICIPAL DE CABRÁLIA PAULISTA
ENDEREÇO: RUA MANOEL FRANCISCO DO NASCIMENTO, nº 363 - CENTRO CABRÁLIA PAULISTA / SP
RESP. TÉCNICO: ENG. VANDRE A. T. MONTEIRO - CREA/SP 0682592901
ART. Nº: 28027230210043970
TÍTULO: CROQUI - PLANTA DE IMPLANTAÇÃO

ESCALAS: 1:100
DATA: 20/01/2021
FOLHA Nº: 09/10

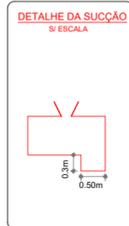


DETALHE DA BOMBA DE INCÊNDIO - ISOMÉTRICO A S/ ESCALA

LEGENDA

- VÁLVULA DE RETENÇÃO E SEU SENTIDO DE FLUXO
- REGISTRO DE PARAGEM

LEGENDA

- R.I. = 8,00 m³
- 1 B.I. PRINCIPAL
- P = 35,80 mca
- V = 305,29 l/min
- Pot = 7,50 cv
- Ø Esg = 40 mm (Regulável)
- Ø Tub = 65 mm
- Ø Mang = 40 mm
- L Mang = 30 m (2x15)

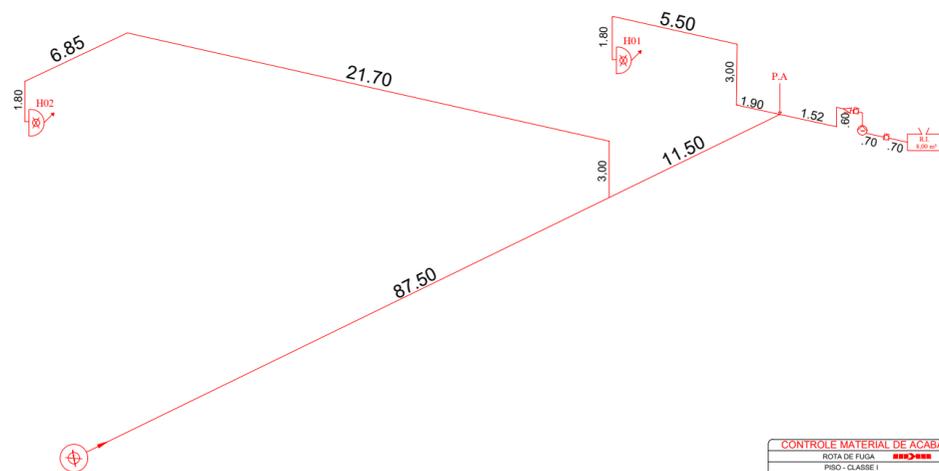

CONTROLE MATERIAL DE ACABAMENTO

SAÍDA DE FUGA	■■■■■
PISO - CLASSE I	■■■■■
PAREDE - CLASSE I	■■■■■
TETO - CLASSE I e CLASSE B - A	■■■■■

CONTROLE MATERIAL DE ACABAMENTO

SAÍDA DE EMERGÊNCIA	■■■■■
PISO - CLASSE I	■■■■■
PAREDE - CLASSE I	■■■■■
TETO - CLASSE I	■■■■■

LEGENDA


- EXTINTOR DE ÁGUA PRESSURIZADA - CAPACIDADE: 2 - A
- EXTINTOR DE PÓ QUÍMICO SECO BC - CAPACIDADE: 20 - B - C
- EXTINTOR DE GÁS CARBÔNICO (CO2) - CAPACIDADE: 5 B - C
- CENTRAL PREGAL DE GLP
- GERADOR DE EMERGÊNCIA
- HIDRANTE SIMPLES
- ACIONADOR DA BOMBA DE INCÊNDIO (ACIONAMENTO ALTERNATIVO)
- BOMBA DE INCÊNDIO
- RESERVA DE INCÊNDIO
- REGISTRO DE RECALQUE SEM VALVULA DE RETENÇÃO
- ACIONADOR MANUAL DO SISTEMA DE ALARME DE INCÊNDIO
- AVISADOR SONORO TIPO SIRENE
- CENTRAL DE ALARME DE INCÊNDIO
- PAINEL REPELIDOR CENTRAL DE ALARME
- BATERIAS DO SISTEMA DE ALARME DE INCÊNDIO
- PONTO DE ILUMINAÇÃO DE EMERGÊNCIA AUTÔNOMA
- PORTA CORTA FOGO PISO
- BARRA ANTI-PÂNICO
- DIREÇÃO DO FLUXO DA ROTA DE FUGA
- SAÍDA FINAL DA ROTA DE FUGA
- CHAVE ELÉTRICA PRINCIPAL
- QUADRO DE DISTRIBUIÇÃO DE LUZ (QDL)
- PAREDE CORTA FOGO - 2 (DUAS) HORAS

INFORMAÇÕES SOBRE OS SISTEMAS


TRRF	Atende a IT 08/19. Toda edificação terá garagens e estruturas com resistência ao fogo por no mínimo 30 minutos, conforme Tabela A do grupo de ocupação E e 60 minutos para grupo de ocupação F.									
GLP	Central de GLP atende a IT 28/19, Tabela 5 (Extintores) e Anexo B (Alastamentos).									
Acesso de Viaturas	Atende a IT 06/2019. O estacionamento de viaturas será realizado na via pública.									
Compartmentação Vertical	Atende IT 09/2019. Todas passagens "shufts" serão seladas.									
Bomba de Incêndio	A bomba de incêndio será protegida contra intempéries.									
Finalidade do Material (Grupo Idivisão E-1F-3)	Atende a IT 10/2019.									
Controle de materiais de acabamento	<table border="1"> <thead> <tr> <th>Grupo/divisão</th> <th>Piso (acabamento/ revestimento)</th> <th>Paredes e divisórias (acabamento/ revestimento)</th> <th>Teto e forro (acabamento/ revestimento)</th> </tr> </thead> <tbody> <tr> <td>E-1F-3</td> <td>Classe I</td> <td>Classe I</td> <td>Classe I, B, A</td> </tr> </tbody> </table>	Grupo/divisão	Piso (acabamento/ revestimento)	Paredes e divisórias (acabamento/ revestimento)	Teto e forro (acabamento/ revestimento)	E-1F-3	Classe I	Classe I	Classe I, B, A	
Grupo/divisão	Piso (acabamento/ revestimento)	Paredes e divisórias (acabamento/ revestimento)	Teto e forro (acabamento/ revestimento)							
E-1F-3	Classe I	Classe I	Classe I, B, A							
Saídas de Emergência	Atende IT 11/2019 e Dec 6391/18 para as ocupações E-1 e F-3 Dec 6391/18. A distância máxima percorrida nos pavimentos é de 30 metros.									
Carga de Incêndio	Ocupação E-1F-3 = 300MJ/m². Atende a IT 14/2019.									
Brigada de Incêndio	A ser formada de acordo com a IT 17/2019 com todos os funcionários da edificação.									
Iluminação de emergência	Atende IT 18/2019. Iluminação por blocos autônomos.									
Central de Alarme	Será prevista central com baterias com autonomia de 01 hora, instalado em local com vigilância humana permanente no Bloco 01. Atende a IT 19/2019.									
Sinalização de emergência	Será prevista a sinalização básica de proibição, alerta, orientação e salvamento, equipamentos contra incêndio conforme a IT 20/2019.									
Extintores	Atende a IT 21/2019 <table border="1"> <thead> <tr> <th>QUANTIDADE</th> <th>TIPO</th> <th>CAPACIDADE</th> </tr> </thead> <tbody> <tr> <td>06</td> <td>ÁGUA PRESSURIZADA</td> <td>2 A</td> </tr> <tr> <td>11</td> <td>PÓ QUÍMICO SECO</td> <td>20 B - C</td> </tr> </tbody> </table>	QUANTIDADE	TIPO	CAPACIDADE	06	ÁGUA PRESSURIZADA	2 A	11	PÓ QUÍMICO SECO	20 B - C
QUANTIDADE	TIPO	CAPACIDADE								
06	ÁGUA PRESSURIZADA	2 A								
11	PÓ QUÍMICO SECO	20 B - C								
Hidrantes	Atende IT 22/2011 (TIPO 3) <ul style="list-style-type: none"> # esguicho = xxmm (Regulável) # mangueira = xx mm Comprimento da mangueira = 30m (2x15) Velocidade da bomba = xx lpm - Potência = xx cv Pressão da Bomba = xx,00 mca Capacidade do RI = xx m³ # tubulação = xx mm Material = ferro fundido Nº de hidrantes = 02 (simples) Registro de recarga na fachada Acionamento da Bomba de incêndio: manual 									

QUADRO DE ÁREAS Construída (existente)

TERRENO	8.514,78
BLOCO 1 - Escola em Geral	438,65
BLOCO 2 - Escola em Geral	366,54
BLOCO 3 - Escola em Geral	167,42
BLOCO 4 - Escola em Geral	304,08
BLOCO 5 - Escola em geral	270,27
BLOCO 6 - Escola em Geral	346,92
BLOCO 7 - Quadra Poliesportiva	785,00
ÁREA TOTAL	2.678,88 m²

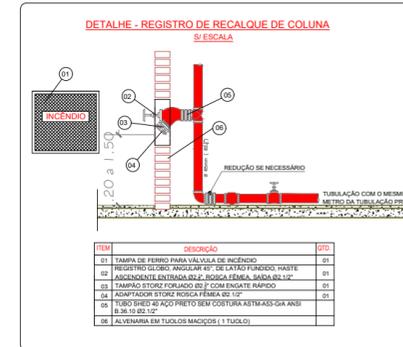

SIMBOLOGIA PARA SINALIZAÇÃO DE EMERGÊNCIA SINALIZAÇÕES CONFORME IT - 20/2019

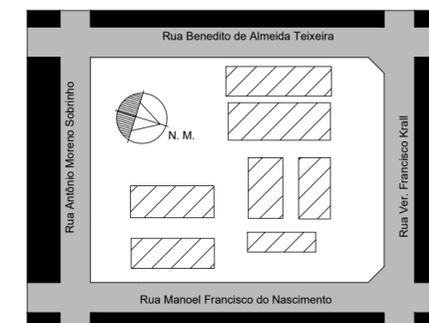


DADOS DO PROJETO

RESPONSÁVEL TÉCNICO: VANDRE AUGUSTO TRIGO MONTEIRO CREA/SP: 0682592901-SP
ART nº: 28027230210043970
RESPONSÁVEL PELO USO: PREFEITURA MUNICIPAL DE CABRÁLIA PAULISTA CPNJ: 46.137.469/0001-78
ENDEREÇO DA OBRA: RUA MANOEL FRANCISCO DO NASCIMENTO, 363, CENTRO, CABRÁLIA PAULISTA/SP
ÁREA DO TERRENO: 8.514,78 m² ÁREA CONSTRUÍDA COMPUTADA: 2.678,88 m²


PROJETO DE PREVENÇÃO E COMBATE CONTRA INCÊNDIO

PROPRIETÁRIO: PREFEITURA MUNICIPAL DE CABRÁLIA PAULISTA	ESCALAS S/ESCALA
ENDEREÇO: RUA MANOEL FRANCISCO DO NASCIMENTO, nº 363 - CENTRO CABRÁLIA PAULISTA / SP	DATA: 20/01/2021
RESP. TÉCNICO: ENG. VANDRE A. T. MONTEIRO - CREA/SP 0682592901	FOLHA Nº:
ART Nº: 28027230210043970	10
TÍTULO: CROQUI - PLANTA DE IMPLANTAÇÃO	10

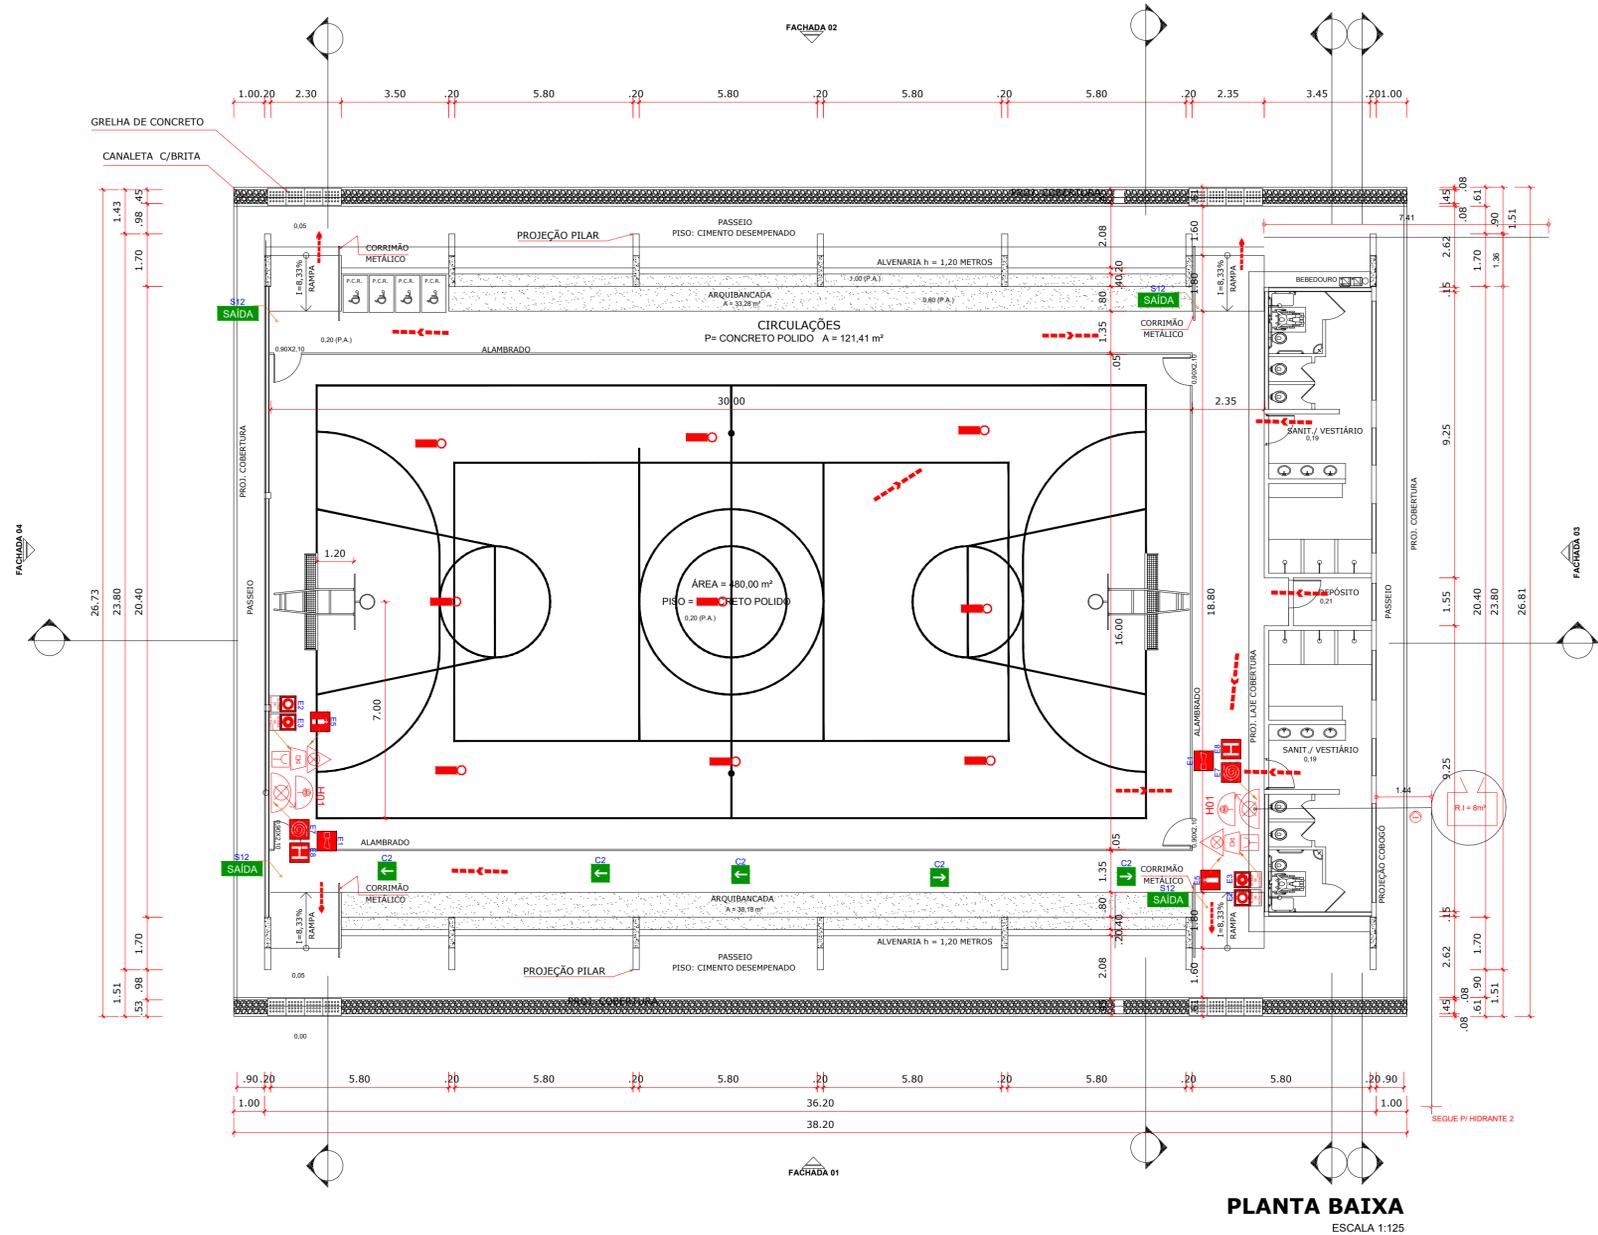


PLANTA BAIXA
ESCALA 1:100

PLANTA BAIXA - BLOCO 07
ESCALA 1:100

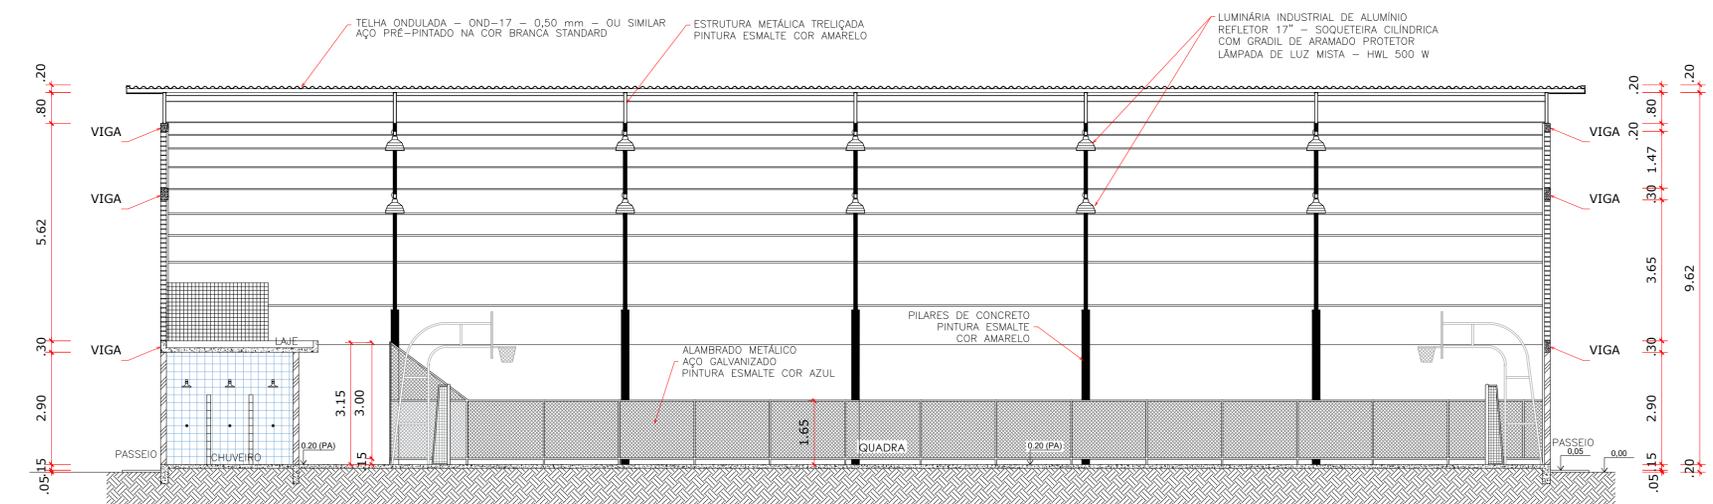

CORTE AA
ESCALA 1:125

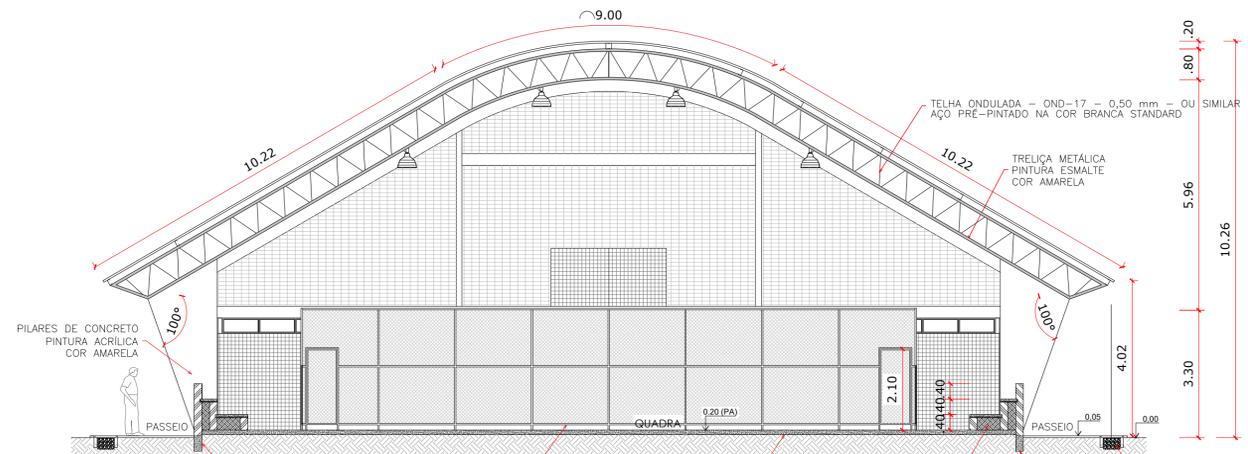

CORTE BB
ESCALA 1:125

BLOCO 07 - USO F-3
DIMENSIONAMENTO DA LARGURA MÍNIMA DE SAÍDA
(Atende Item 5.4 da IT 11/2019)

A) Número total de pessoas (P): 224 pessoas.
B) Capacidade total de Unidade Passagem (C): 100.
C) Valor de Unidades de Passagem (N): PIC = 03 UP.

DIMENSIONAMENTO DA LARGURA MÍNIMA DE SAÍDA
(Atende Tabela 1 do anexo A e Item 5.3 da IT 11/19)

Quadra Poliesportiva	70 PESSOAS
Arquivancada	143 PESSOAS
Vestiário	11 PESSOAS
TOTAL	224 PESSOAS

QUADRO DE ÁREAS

BLOCO	LOCAL	ÁREA (m²)
07	Quadra Poliesportiva	483,80
07	Arquivancadas	71,46
07	Vestiários	74,27
07	Circulações	155,47
	ÁREA TOTAL	785,00

ÁREA ÚTIL PARA VENTILAÇÃO EXTERNA
(Atende Item 6.2 IT 15/19)

BLOCO	LOCAL	VOLUME ABERTO (m³)	ABERTURAS (m²)	RELAÇÃO
07	Quadra poliesportiva		Aberto lateralmente	

PROJETO DE PREVENÇÃO E COMBATE CONTRA INCÊNDIO

PROPRIETÁRIO: PREFEITURA MUNICIPAL DE CABRÁLIA PAULISTA
ENDEREÇO: RUA MANOEL FRANCISCO DO NASCIMENTO, nº 363 - CENTRO CABRÁLIA PAULISTA / SP
RESP. TÉCNICO: ENG. VANDRE A. T. MONTEIRO - CREA/SP 0682592901
ART. Nº: 28027230210043970
TÍTULO: CROQUI - PLANTA DE IMPLANTAÇÃO

ESCALAS: 1:100
DATA: 20/01/2021
FOLHA Nº: 09/10